


ПРОВЕРЕНО
ТЕХНИЧЕСКИЙ ОТДЕЛ
 09 НОЯ 2018
 сотрудник ТО

проверено в части вертикальных трубопроводов

Инв.№ подл.	Подп. и дата	Взам. инв.№
-------------	--------------	-------------

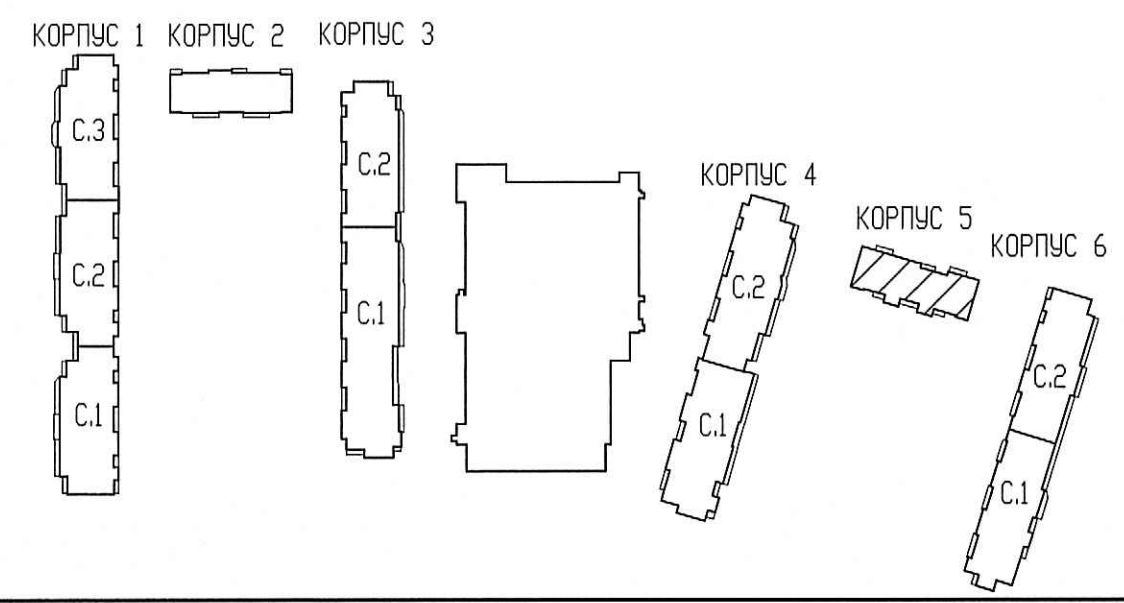

- Отметка дана от чистого пола.
- Воздуховоды выполнить из тонколистовой стали, класс герметичности В, по ГОСТ 14918-80, толщина 0,8мм, EI30. Марку изоляции огнезащитной принимать с учетом ТУ В 5.7.1 п.6.

ООО «Строительная компания
 «Каменка»
 В производство работ
 12 НОЯ 2018
 должность _____ подпись _____

07/17 - 10 - 0B5.TP				
Многоквартирный дом с подземными и многоярусными гаражами, расположенный по адресу: г. Санкт-Петербург, Комендантский проспект, участок 1 (юго-западное пересечение с рекой Каменкой), кадастровый № земельного участка 78:34:0004281:11945.				
Изм.	Кол.чч	Лист	№ док.	Подпись
Гл. спец.	Гурьева			10.18
Инженер	Широченко			10.18
Н. контр.	Мыльникова			10.18
Жилой комплекс.			Стадия	Лист
Корпус 5. План 1 этажа с размещением транзитных воздуховодов, стояков.			Р	1
ООО «Простор-Л плюс» Санкт-Петербург			06.11.18	