


ПРОВЕРЕНО
ТЕХНИЧЕСКИЙ ОТДЕЛ
09 НОЯ 2018
сотрудник ТО _____

*проверено в части
вертикального
развода*

1. Отметка дана от чистого пола.
2. Воздуховоды выполнить из тонколистовой стали, класс герметичности В, по ГОСТ 14918-80, толщина 0,8мм, Е130. Марку изоляции огнезащитной принимать с учетом ТУ В 5.7.1 п.б.

ООО «Строительная компания
«Каменка»
В производство работ
12 НОЯ 2018

Должность _____ Подпись _____

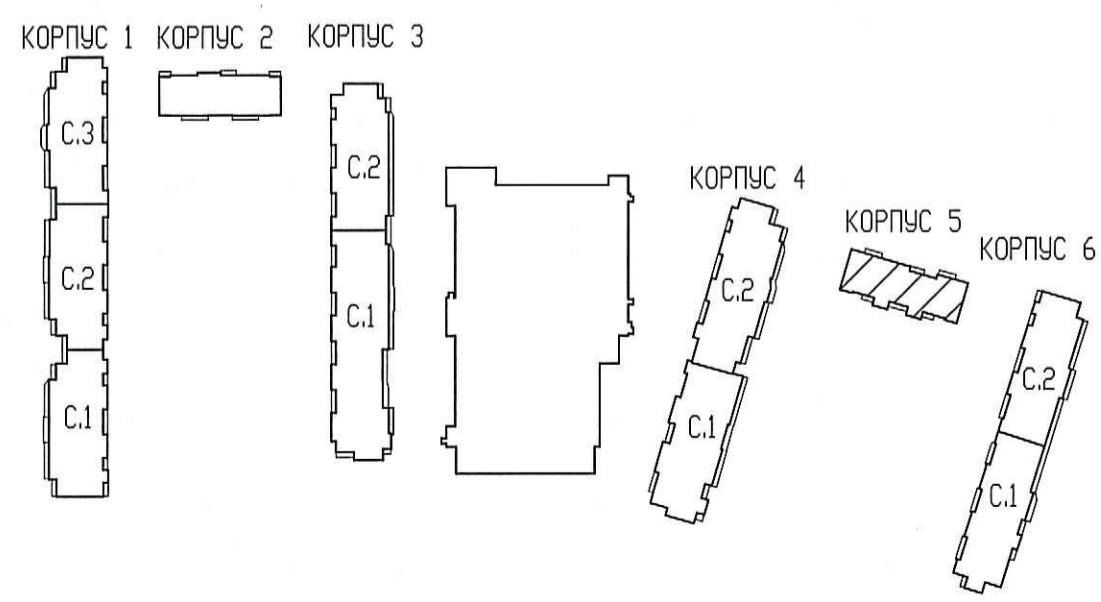

07/17 - 10 - 0В5.ТР				
Многоквартирный дом с подземными и многоярусными гаражами, расположенный по адресу: г. Санкт-Петербург, Комендантский проспект, участок 1 (юго-западнее пересечения с рекой Каменкой), кадастровый № земельного участка 78:34:0004201:11945.				
Изм.	Кол.уч.	Лист	№ док.	Подпись
Гл. спец.	Гурьева	Ш	10.18	
Инженер	Широченко	Ш	10.18	
Н. контр.	Мыльникова	Ш	10.18	
Жилой комплекс.			Стадия	Лист
Корпус 5. План 2 этажа с размещением транзитных воздуховодов, стояков.			Р	2
ООО «Простор-Л плюс» Санкт-Петербург				

Инв.Н подл. | План. и дата | Взам. инв.Н