


ПРОВЕРЕНО
ТЕХНИЧЕСКИЙ ОТДЕЛ
09 НОЯ 2018
сотрудник ТО _____

проверено в части вертикальных разводок

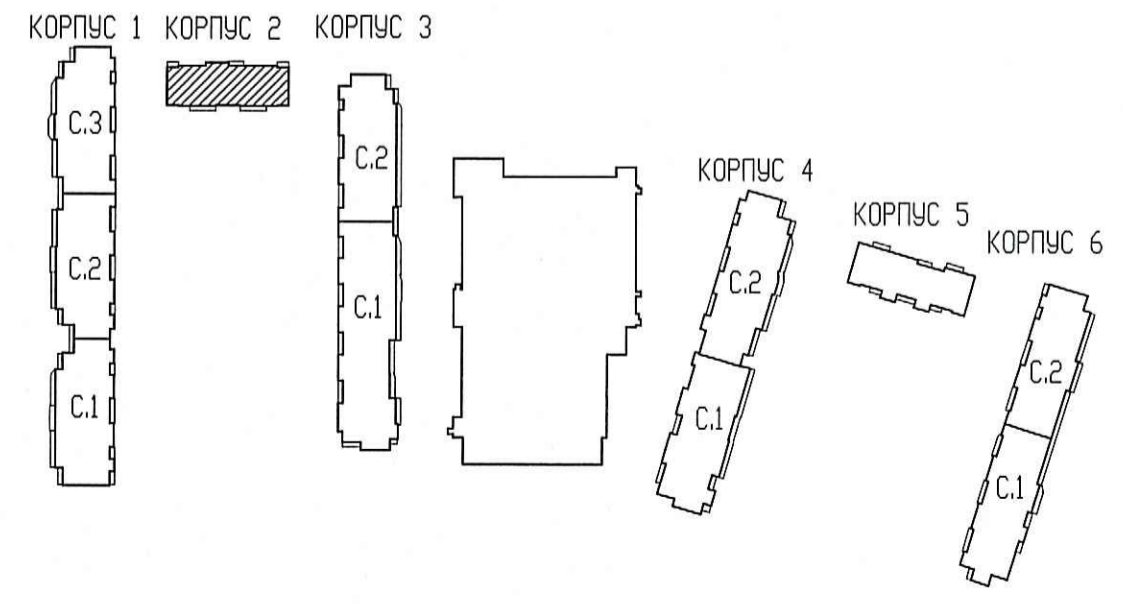

1. Отметка дана от чистого пола.
2. Воздуховоды выполнять из тонколистовой стали, класс герметичности В, по ГОСТ 14918-80, толщина 0,8мм, Е130. Марку изоляции огнезащитной принимать с учетом ТУ В 5.7.1 п.6.

ООО «Строительная компания «Каменка»
В производство работ
12 НОЯ 2018
_____ должность _____ подпись

Инв.Н подл. Попл. и дата Взам. инв.Н

07/17 - 10 - 0B2.TP					
Многоквартирный дом с подземными и многоярусными гаражами, расположенный по адресу: г. Санкт-Петербург, Комендантский проспект, участок 1 (юго-западное пересечение с рекой Каменкой), кадастровый № земельного участка 78:34:0004281:11945.					
Изм.	Колуч.	Лист	№док.	Подпись	Дата
Гл. спец.	Гурьева			<i>[Signature]</i>	10.18
Инженер	Широченко			<i>[Signature]</i>	10.18
Н. контр.	Мыльникова			<i>[Signature]</i>	10.18
Жилой комплекс.			Стадия	Лист	Листов
			Р	1	
Корпус 2. План 1 этажа с размещением транзитных воздуховодов, стояков.					

06.11.28