


этаж	радиатор	n
3-11	C11-500-700	1,5 К
12	C11-500-800	1,5 К

этаж	радиатор	n
3-8	C33-300-600	2 К
9-12	C33-300-700	2 К

отм. низа прибора 2200 мм от пола

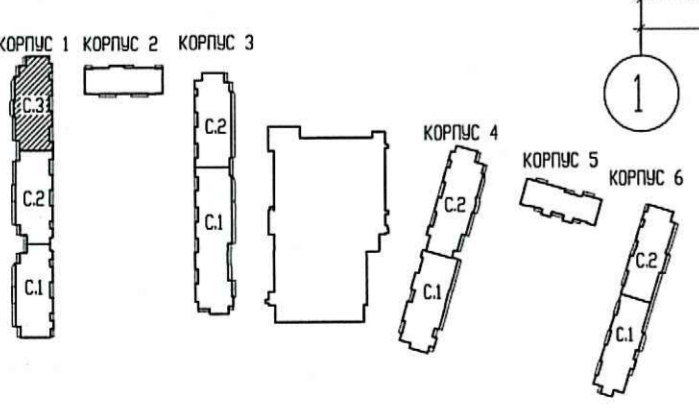

- Примечание:
- Трубопроводы условно отнесены от стен.
 - Все горизонтальные полимерные трубопроводы имеют $\Phi 16 \times 2.2$ (на плане не указан).
 - Отверстия 100x100 и менее пробиваются по месту.
 - Монтаж полимерных трубопроводов вести в соответствии с положениями СП 41-109-2005, СП 73.13330.2016 и рекомендациями завода-изготовителя.

- Условные обозначения:
- T1 - подающий трубопровод
 - T2 - обратный трубопровод
 - 1 - нумерация горизонтальных веток
 - 1.1 - нумерация горизонтальных веток, идущих на одну квартиру, в случае деления в пределах коллекторной одного квартирного отвода на две ветки
 - - приточный клапан Air-Box Comfort
 - ▤ - решетка в витражных конструкциях

ПРОВЕРЕНО
ТЕХНИЧЕСКИЙ ОТДЕЛ
29 ОКТ 2019
ручник ТО

ООО «Строительная компания
«Каменка»
В производстве работ
30 ОКТ 2019

Инв.Н подл. Подп. и дата. Взам. инв.Н

Изм.	Кол.ч	Лист	Ндок.	Подпись	Дата
4	-	зам.	130-19		10.19
Гл. спец.		Гурьева			12.18
Вед. инженер		Паномарев			12.18
Вед. инженер		Широченко			12.18
Н. контр.		Мильникова			12.18

07/17 - 10 - 0В1

Многоквартирный дом с подземными и многоэтажным гаражами, расположенный по адресу: г. Санкт-Петербург, Командантский проспект, участок 1 (юго-западное пересечения с рекой Каменкой), кадастровый № земельного участка 78:34:0004281:11945.

Жилой комплекс.		
Стадия	Лист	Листов
Р	31	45

Корпус 1. Секция 3.
План 3-12 этажа

