
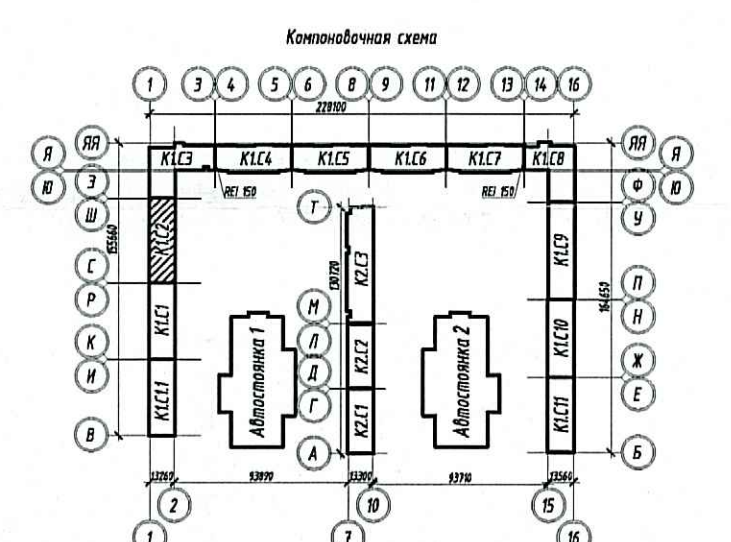


Секция 2. Выход на кровлю

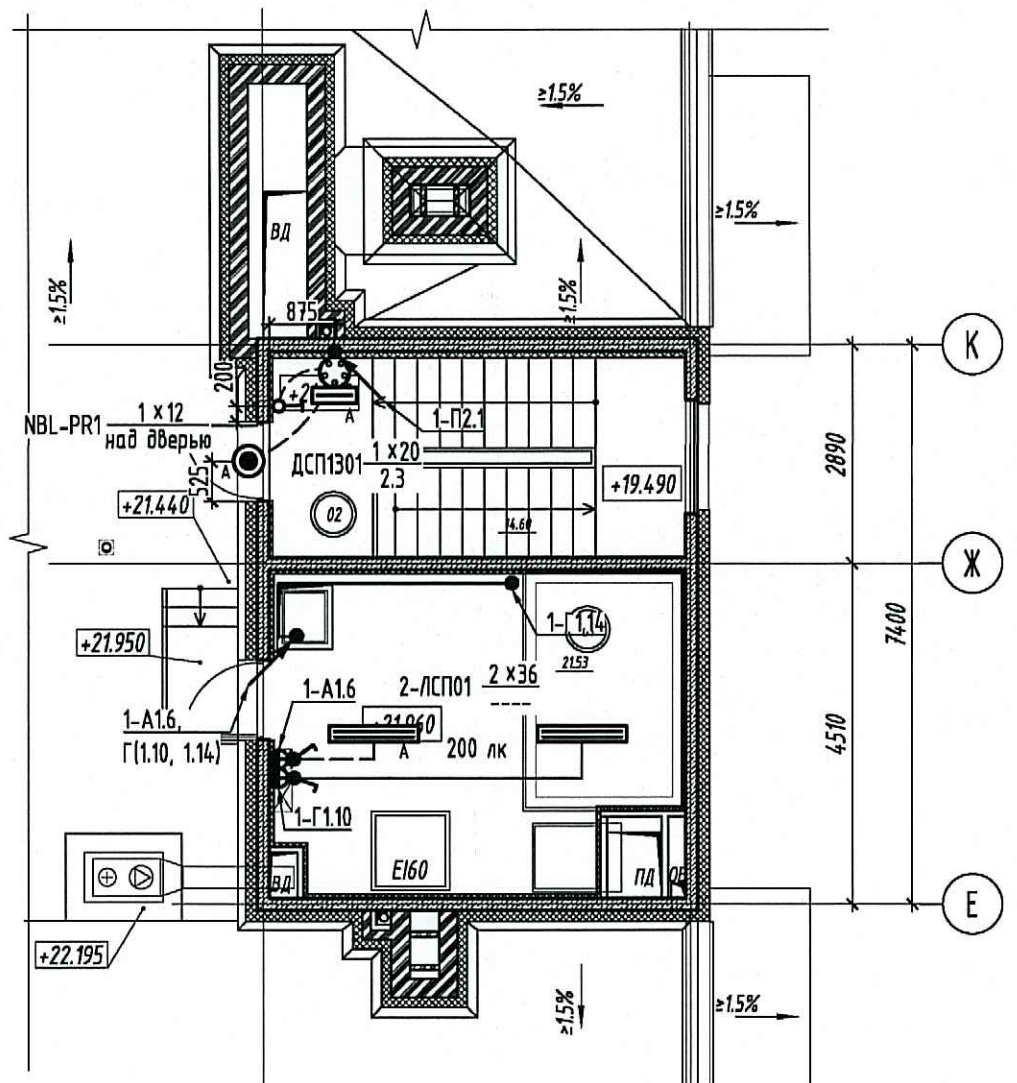

Экспликация помещений

№	Наименование	Площадь (м²)	Кл. пок.
01	Коридор	24.75	
02	Коридор	43.47	
03	Лифтовой холл	15.01	
04	Лестничная клетка	14.57	
Итого:		97.80	

Изд. № посл. / Подп. и дата / Взам. инв. № / Логова

**РОБЕРТНО**  
ТЕХНИЧЕСКИЙ ОТДЕЛ  
05 МАР 2018  
сотрудник ТО *[Signature]*

ООО «Строительная компания «Каменка»  
В производство работ  
06 МАР 2018  
*[Signature]*  
должность подпись

СКК-4/2016-1-30М					
1	-	Зам.	9-18	<i>[Signature]</i>	12.02.18
Изм.	Кол.ч.	Лист	№ док.	Подпись	Дата
Разработал	Макаренко			<i>[Signature]</i>	26.01.18
Проверил	Синдеев			<i>[Signature]</i>	26.01.18
Рук. отдела	Баркин			<i>[Signature]</i>	26.01.18
Н. контр.	Горелов			<i>[Signature]</i>	26.01.18
ГИП	Кныш			<i>[Signature]</i>	26.01.18
Санкт-Петербург, Командантский проспект, участок 2, (юго-восточнее пересечения с рекой Каменкой) кадастровый № 78:34:0004281:10613					
Многоквартирный дом со встроенными помещениями и встроенно-пристроенным подземным гаражом. Корпус № 1			Стадия	Лист	Листов
			Р	88	
План электроосвещения. Секция 2. Этаж 7			000 "НСК-Проект"		